


z pomp ciepła  
rura preizolowana  
4xØ50/125

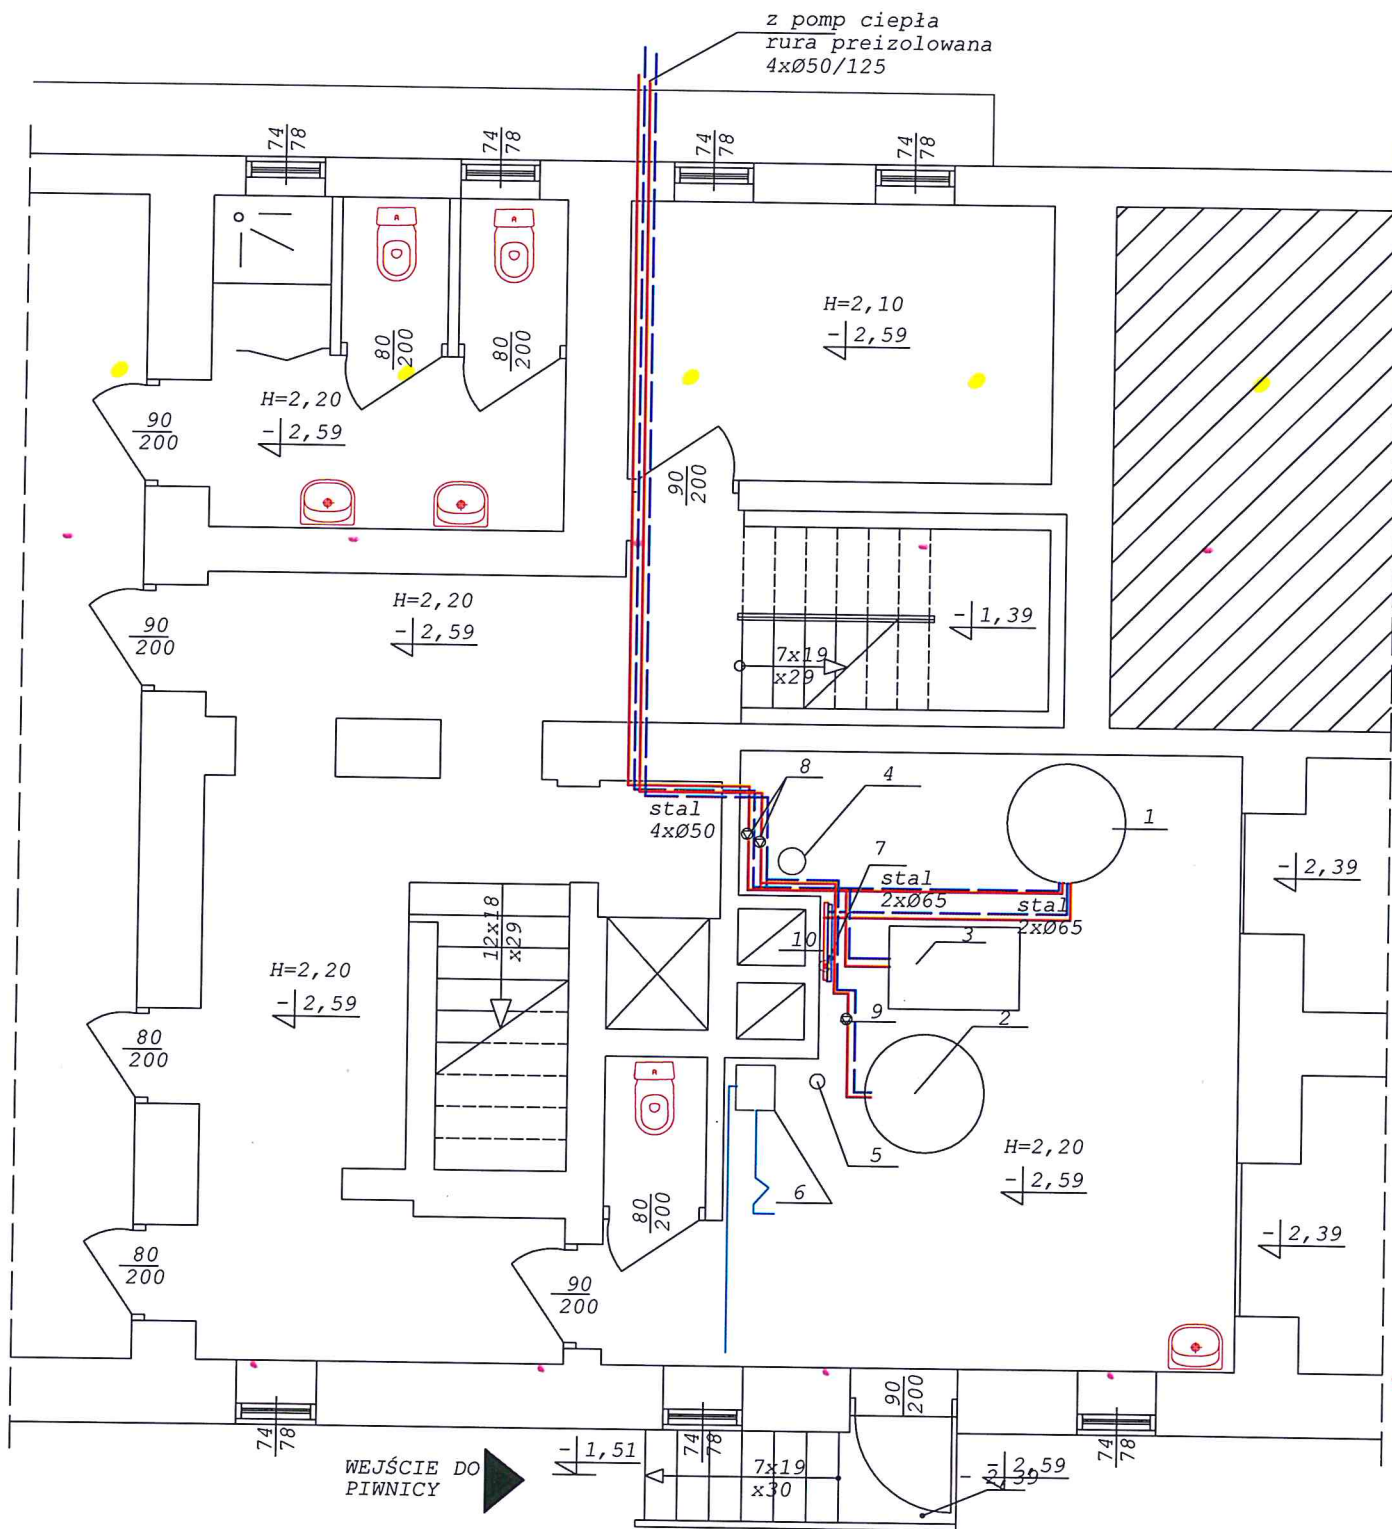

#### LEGENDA

- 1- ZBIORNIK BUFOROWY V=500L
- 2- PODGRZEWACZ CWU V=500L
- 3- ISTN. KOCIOŁ GAZOWY
- 4- NACZYNIĘ WZBIORCZE V=80L
- 5- NACZYNIĘ WZBIORCZE V=30L
- 6- STACJA UZDATNIANIA WODY
- 7- POMPA OBIEGU GRZEWczego-ISTN.
- 8- POMPY DOLNEGO ŹRÓDŁA CIEPŁA
- 9- POMPA ŁADOWANIA PODGRZEWACZA ISTN.
- 10-ROZDZIEACZ PODWÓJNY RÓŻNICOWY

#### ZAKŁAD USŁUG TECHNICZNYCH "ANBUD"

NAZWA	TERMOMODERNIZACJA BUDYNKU PRZEDSZKOLA W PIŁAWIE GÓRNEJ	
ADRES	PIŁAWA GÓRNA UL. A.MICKIEWICZA 5	
INWESTOR	GMINA PIŁAWA GÓRNA	
BRANŻA	SANITARNA	skala 1:50
PRZEDMIOT	RZUT PIWNICY	rys.nr S1
PROJEKTANT	mgr inż. Gabriela Matusiakiewicz upr. nr 153/DOS/03	
DATA	GRUDZIEŃ 2021r.	